




VOORGEVEL 1:100
TYPE C4



RECHTER ZIJGEVEL 1:100
TYPE C4



ACHTERGEVEL 1:100
TYPE C4

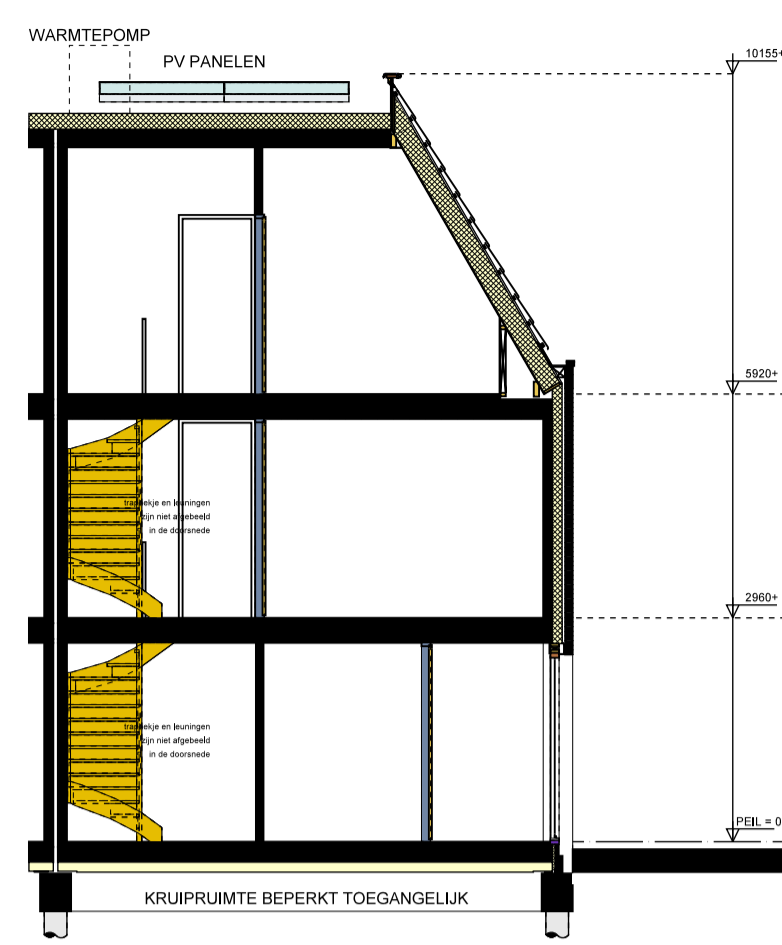


DOORSNEDE 1:100



VOORGEVEL 1:100

RECHTER ZIJGEVEL 1:100

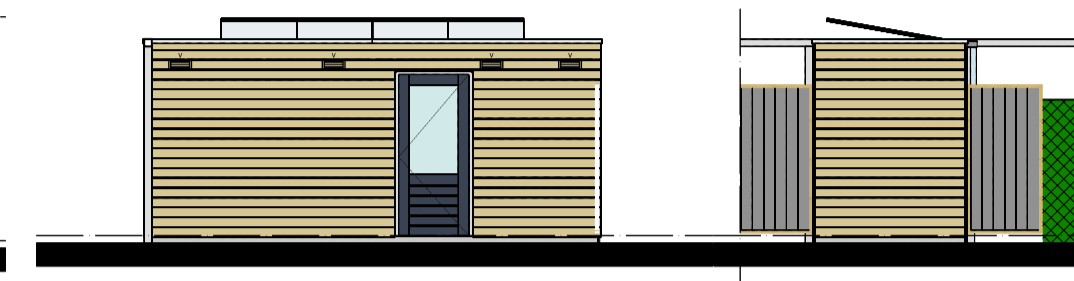

ACHTERGEVEL 1:100

LINKER ZIJGEVEL 1:100

RENVOOI BOUWKUNDIG

- BAKSTEEN METSELWERK
- SPOUWISOLATIE
- HOUTSKELET WAND (prefab berging)
- BINNENWANDEN 100mm


RENVOOI W-INSTALLATIE

- HYBRIDE WARMTEPOMP
- PLAATS WTW-SYSTEEM
- RUIMTE VOORZIEN VAN VLOERVERWARMING
- RADIATOR INDICATIEF (PLAATS EN AFMETING DOOR INSTALLATEUR TE BEPALEN)
- VERDELER: ZONDER OMKASTING
- VERDELER: MET OMKASTING
- VENTILATIE INVOER VENTIEL (positie indicatief)
- VENTILATIE AFVOER VENTIEL (positie indicatief)
- HEMAELWATERAFVOER KUNNEN PER WONING VERSCHILLEN (positie indicatief)


RENVOOI INSTALLATIES

- ENKELPOLIGE SCHAKELAAR
- WISSEL SCHAKELAAR
- SERIE SCHAKELAAR
- ENKEL WCD + RA
- DUBBEL WCD + RA
- HORIZONTAAL DUODOOS
- DUBBEL WCD + RA
- VERTICAAL
- AANSLUITPUNT LOOS
- AANSLUITPUNT BEDRAAD
- BELDRUKKER
- SCHEL
- ROOKMELDER
- CENTRAALDOOS
- AANSLUITPUNT WANDLICHTPUN
- AANSLUITPUNT PV PANELEN
- CAI
- BKK
- WD
- WA
- CENTRALE ANTENNE
- BADKAMERKACHEL
- WASDROGER
- WASAUTOMAAT


DE EXACTE POSITIE VAN HET AFZUIGPUNT IN BADKAMER, TOILET EN IN DE TECHNISCHE RUIMTE, CV EN WTW WORDT NADER BEPAALD DOOR DE INSTALLATEUR. DE WEERGEGEVEN MAATVOERING IS IN CENTIMETERS

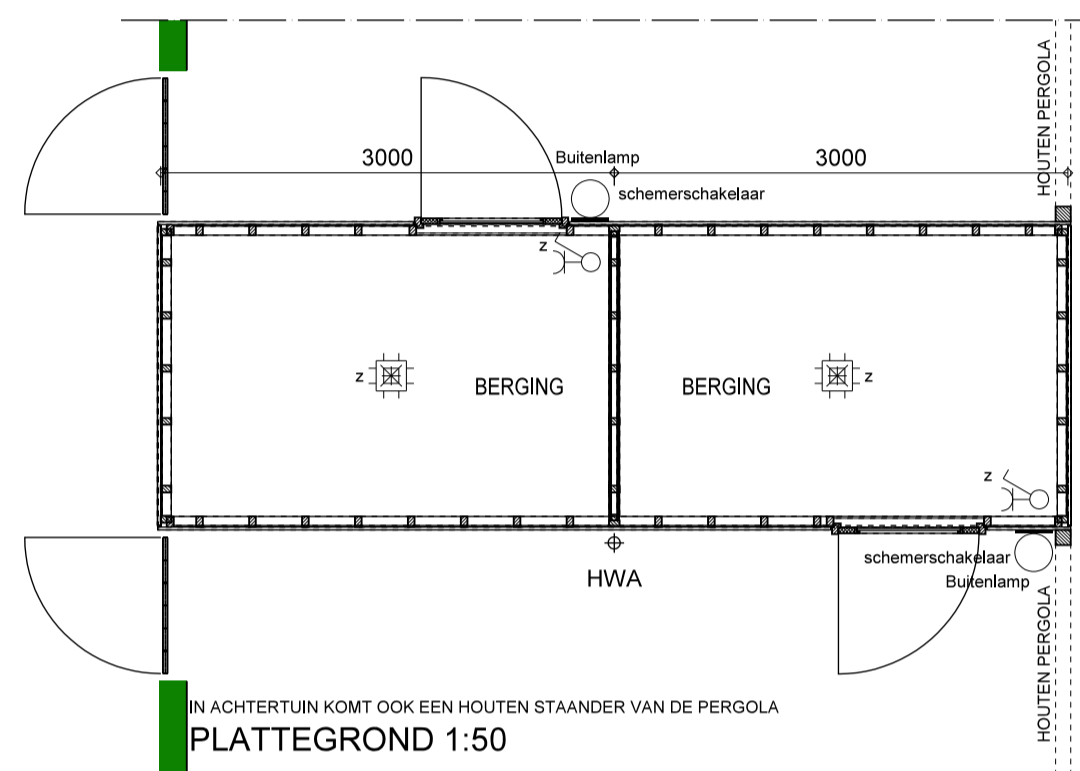


PLATTEGROND 1:50

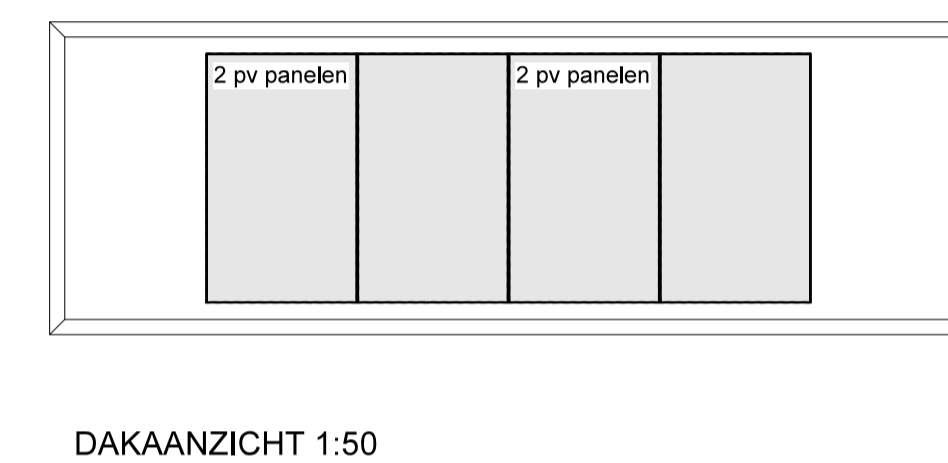


DAKAANZICHT 1:50

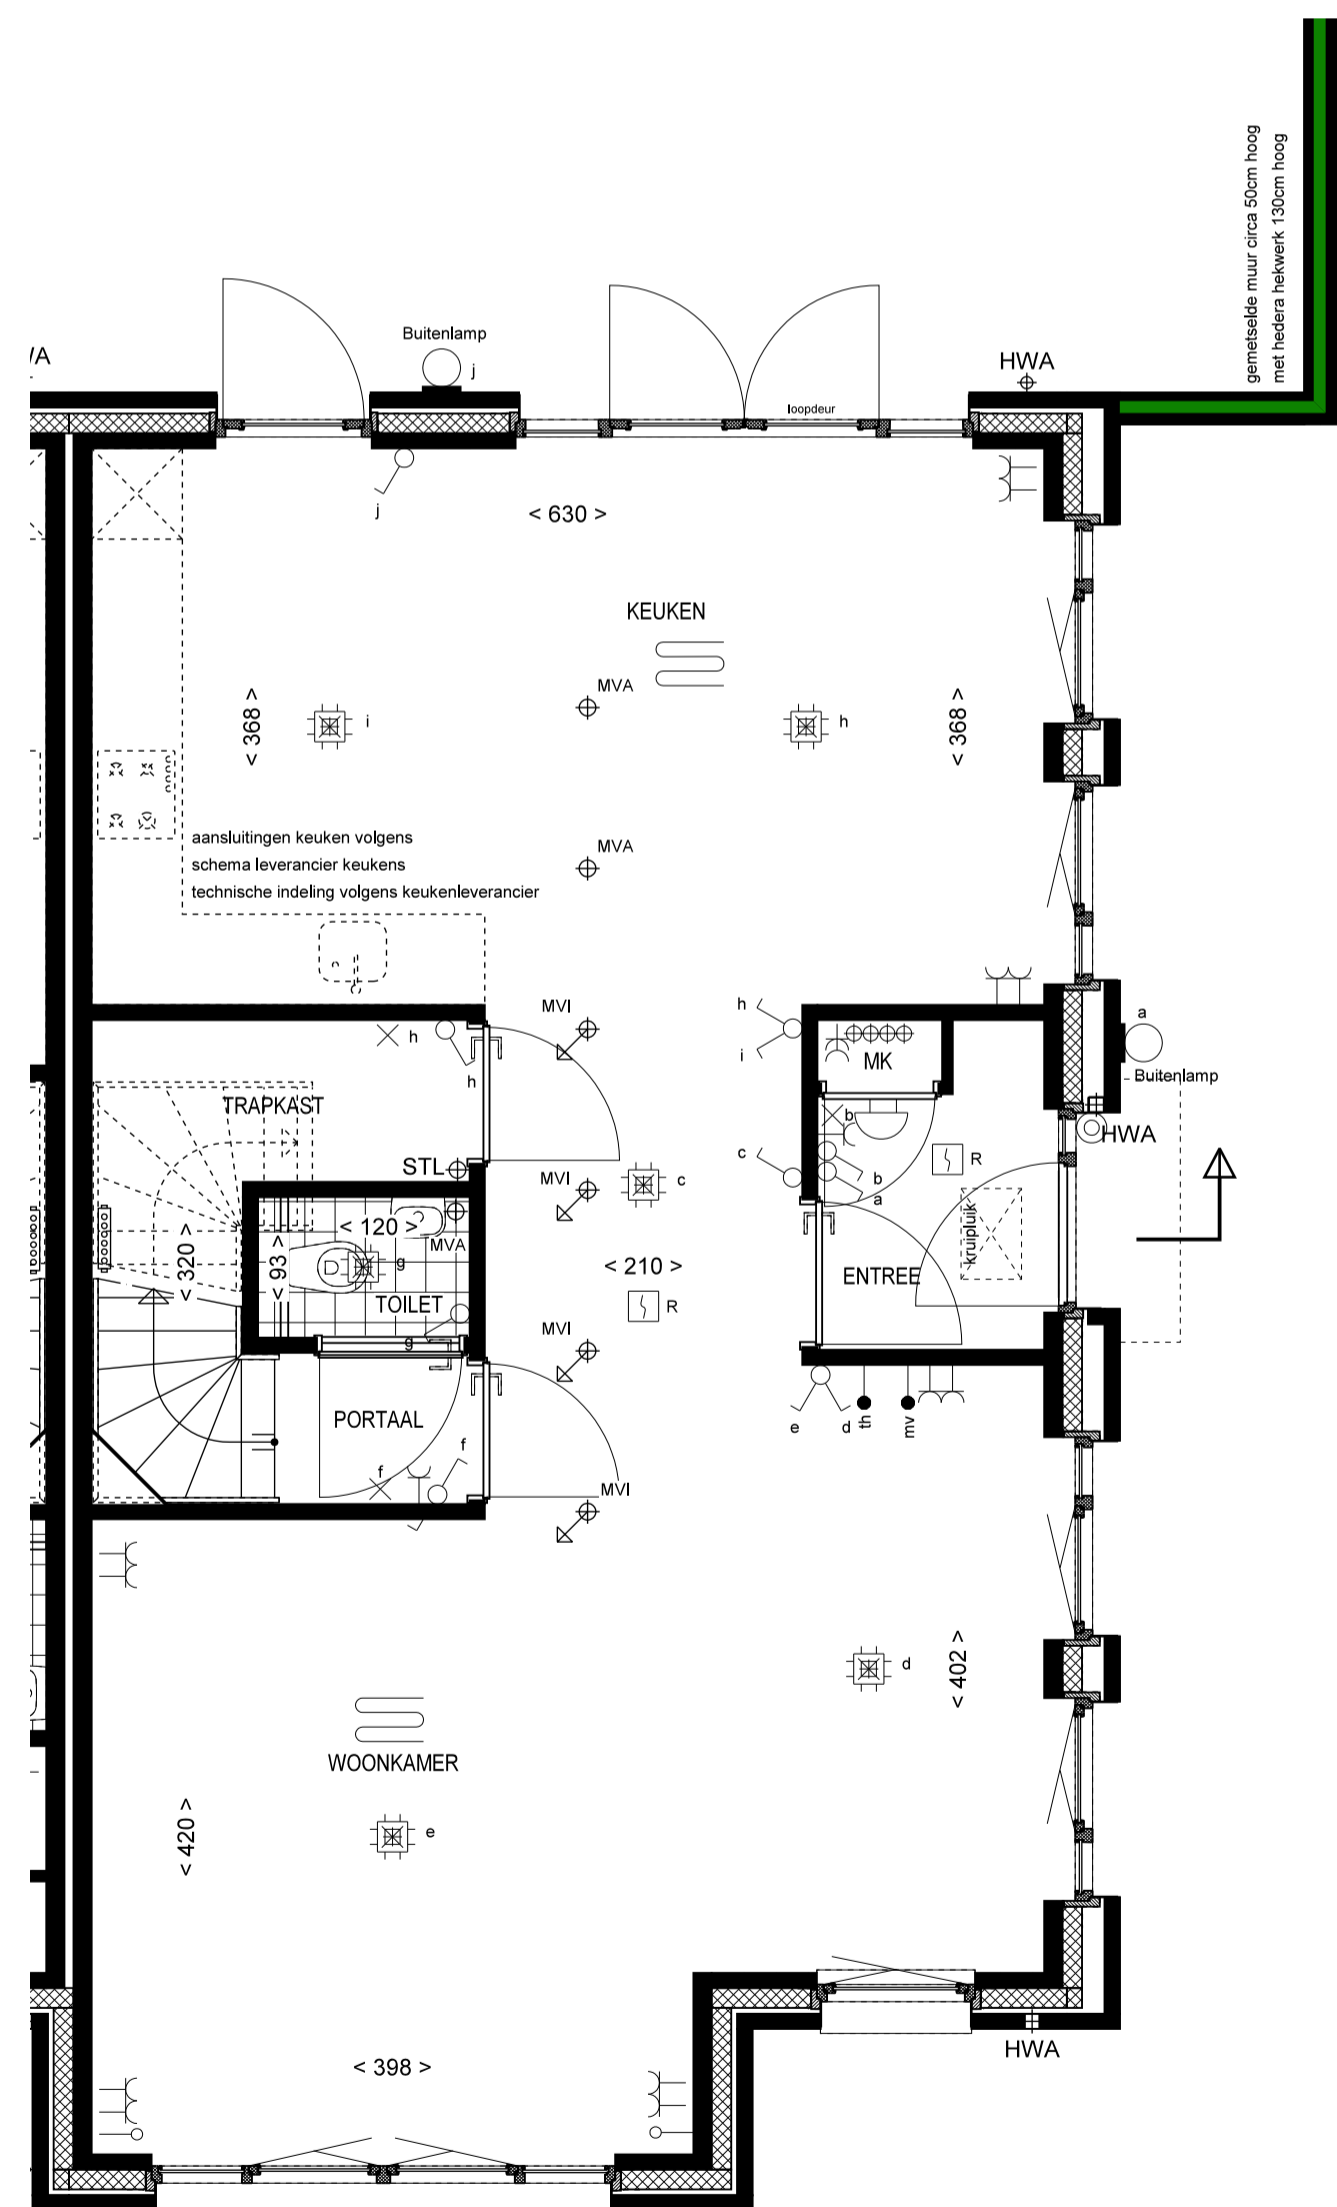


BEGANE GROND 1:50
TYPE C4

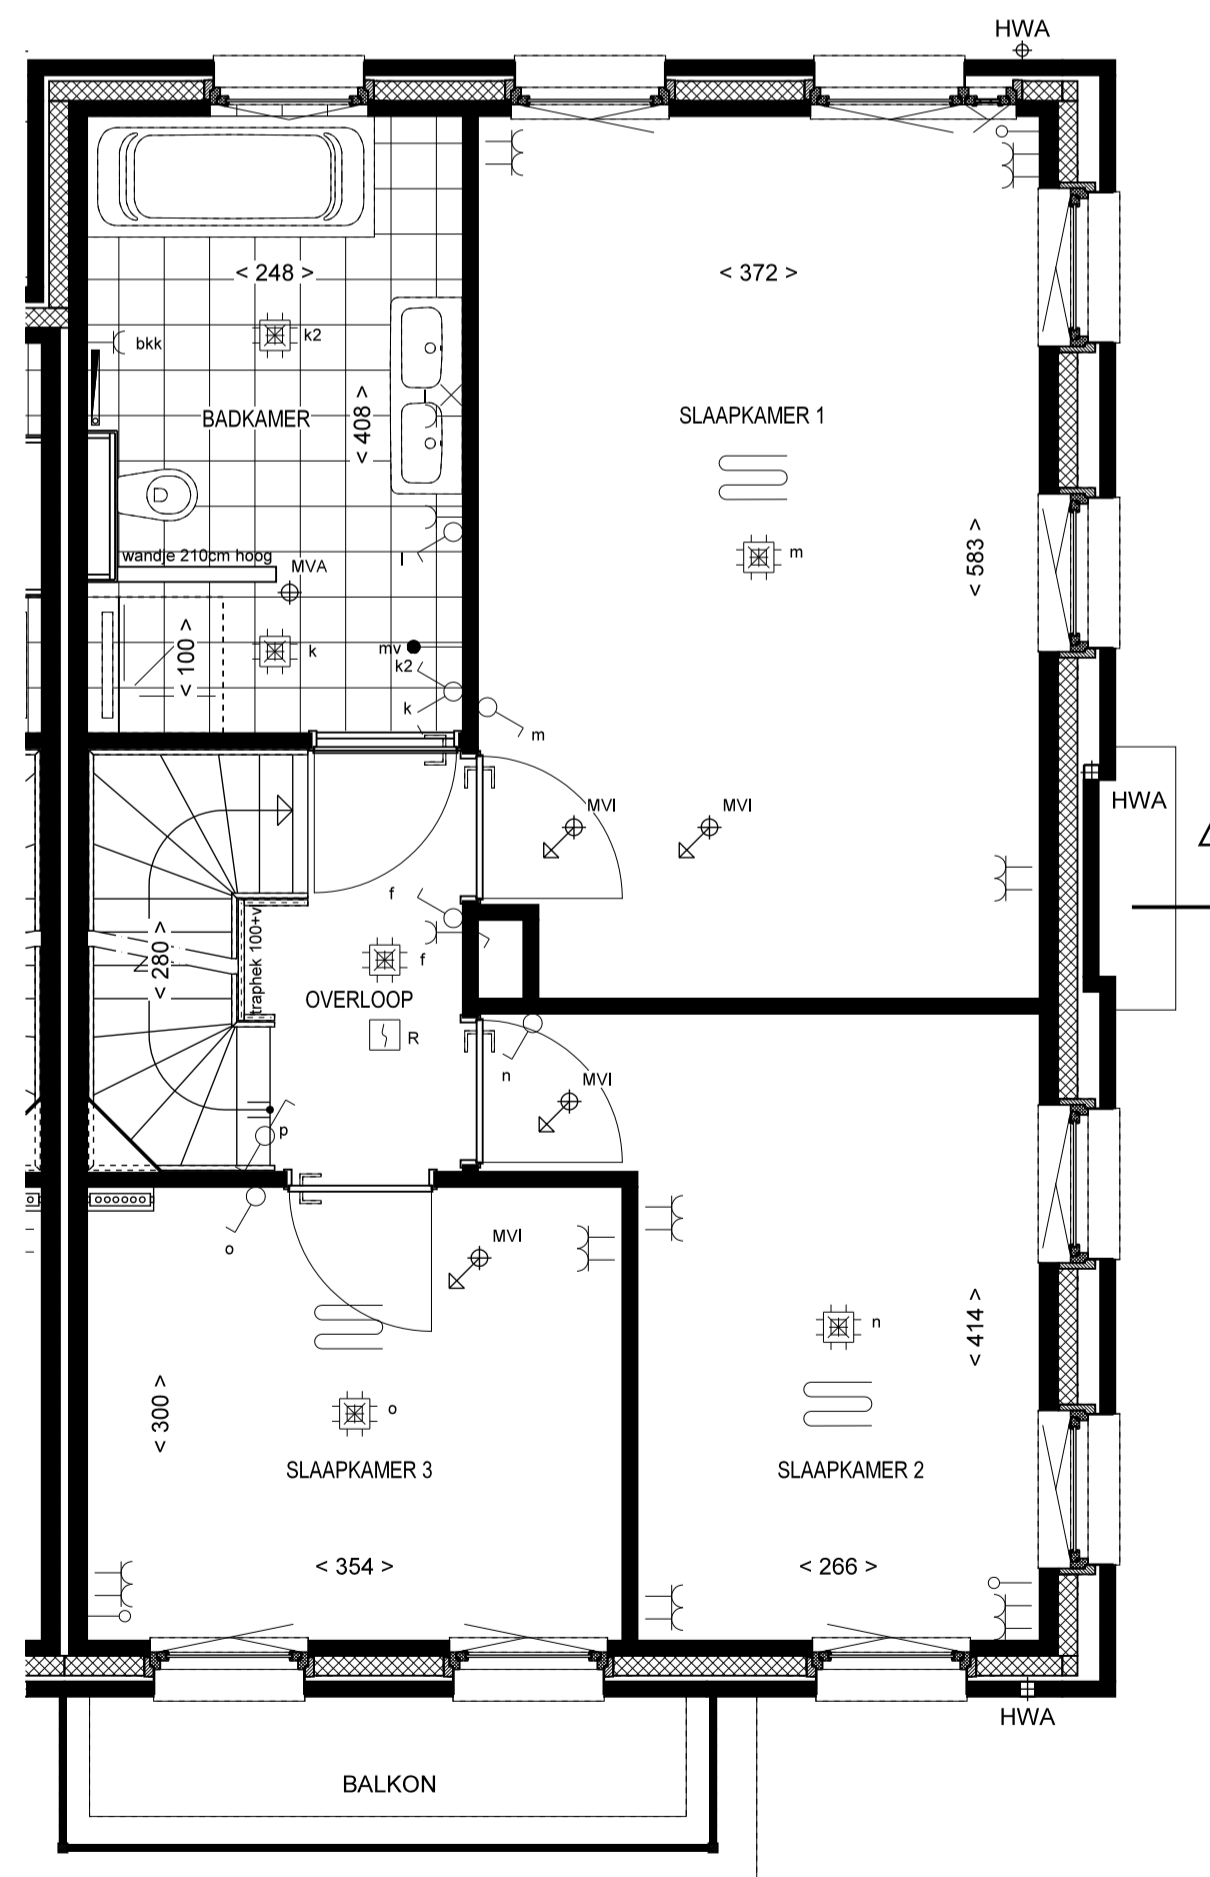

1e VERDIEPING 1:50
TYPE C4

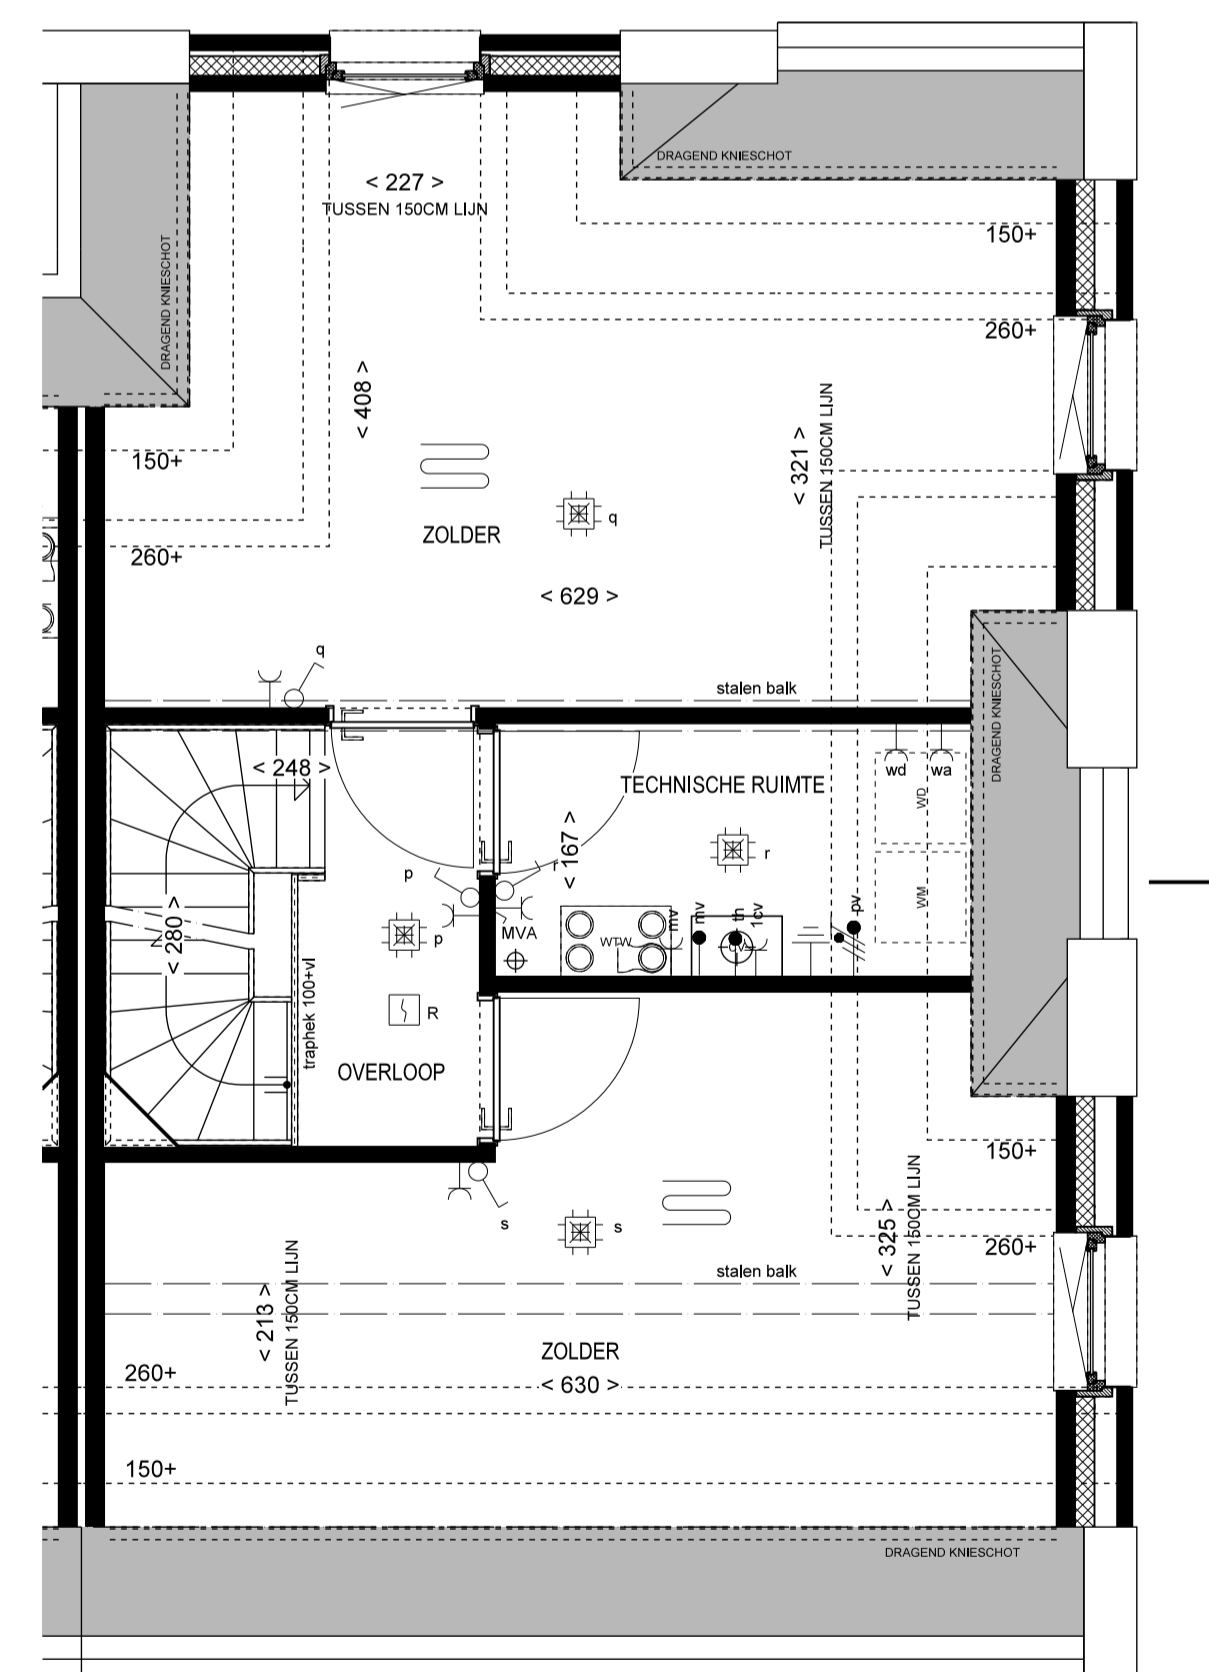

2e VERDIEPING 1:50
TYPE C4

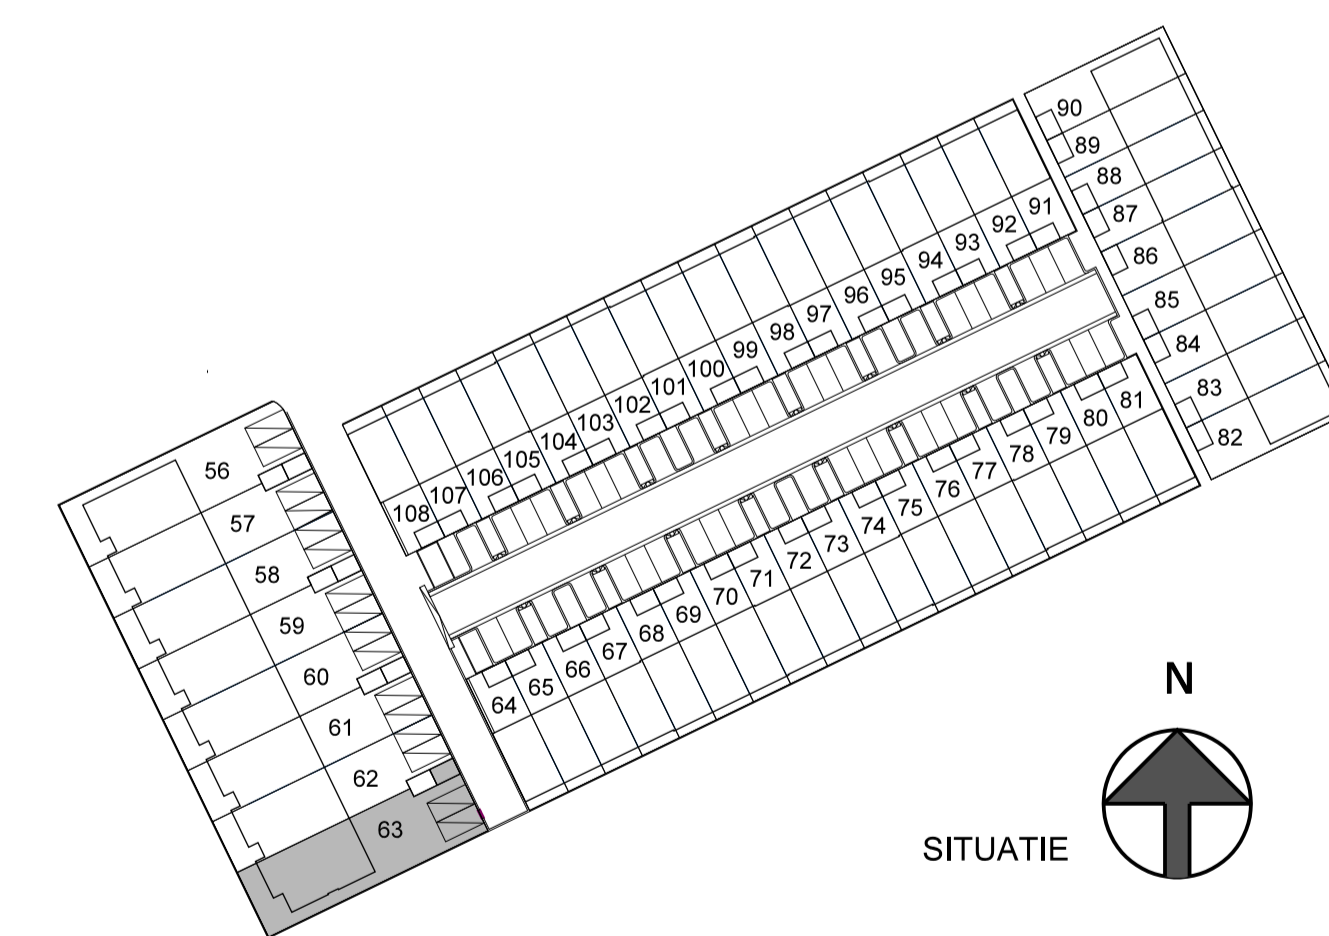

SITUATIE

CAROLUS

ONDSCHIEDEND WONEN IN 'S-HERTOGENBOSCH

PROJECT:
CAROLUS FASE 2 - DEELGEBIED 1 'S-HERTOGENBOSCH
NIEUWBOUW VAN 44 KOOPWONINGEN EN 19 HUURWONINGEN

FASE: VERKOOPTOKENING HERENHUIS
TYPE WONING: C4
BOUWNUMMERS: 63
SCHAAL: 1:50/100
FORMAAT: A1
BLADNUMMER: VK-C4
DATUM: 14-11-2018

9 PV PANELEN OP PLAT DAK WONING